


PLANTA BAIXA - PARTE 1
escala 1:40

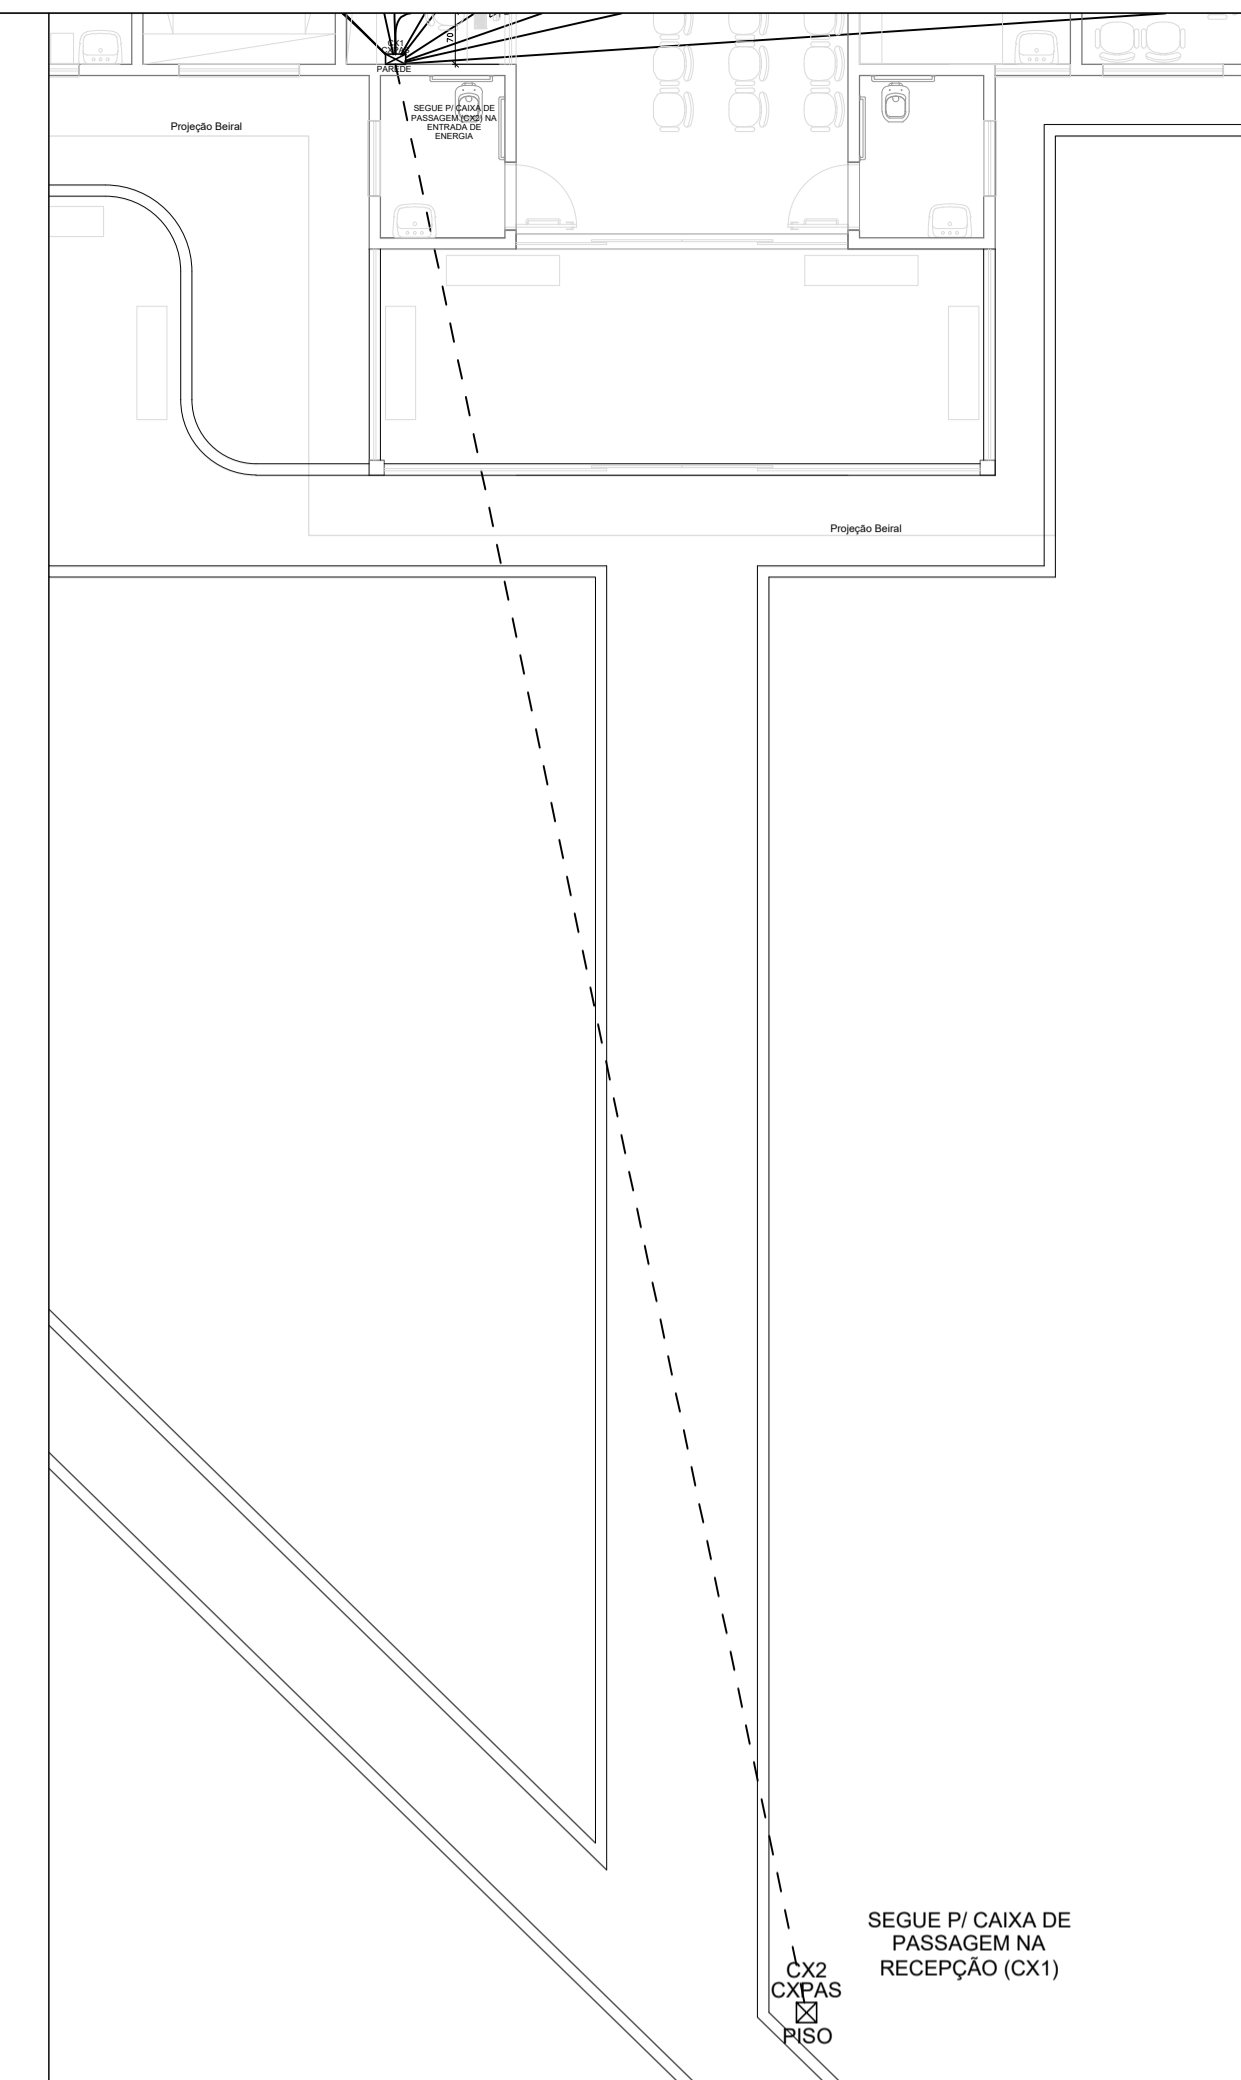

PLANTA BAIXA - PARTE 2
escala 1:100

Legenda	
	Caixa de passagem na parede
	Caixa de passagem no piso
	Tomada RJ45 - a 1.10m do piso
	Tomada RJ45 - 2 módulos a 0.30m do piso
	Tomada RJ45 a 0.30m do piso

Legenda das Indicações	
CXPAS	Caixa de passagem - 400x400x150mm
RJ45(1)	Pontos de cabemento - RJ 45 - 1 módulo - baixa
RJ45(1)	Pontos de cabemento - RJ 45 - 1 módulo - média
RJ45(2)	Pontos de cabemento - RJ 45 - 2 módulos - baixa

REVISÕES			
Nº	DATA	DESCRIÇÃO	ASSINATURA
01	20/12/2019	EMISSÃO INICIAL	FÁBIO



GAP engenharia e finanças
GESTÃO APLICADA À PROJETOS
DEPARTAMENTO DE PROJETOS DE ENGENHARIA

Projeto

CABEAMENTO

Local
BATEIAS DE BAIXO - CAMPO ALEGRE

Outra
Posto de Saúde Bateias de Baixo

Conteúdo
Planta Baixa dos pontos c/ espera de cabeamento

Proprietário: _____ Resp. Técnico

Prefeitura Municipal de Campo Alegre _____ FÁBIO HUDLER

Arquivo: ELE-PS-BATEIAS-DE-BAIXO-REV0.DWG Escala: Indicada Data: 20/12/2019 Folha: 01