


PLANTA BAIXA
escala 1:40

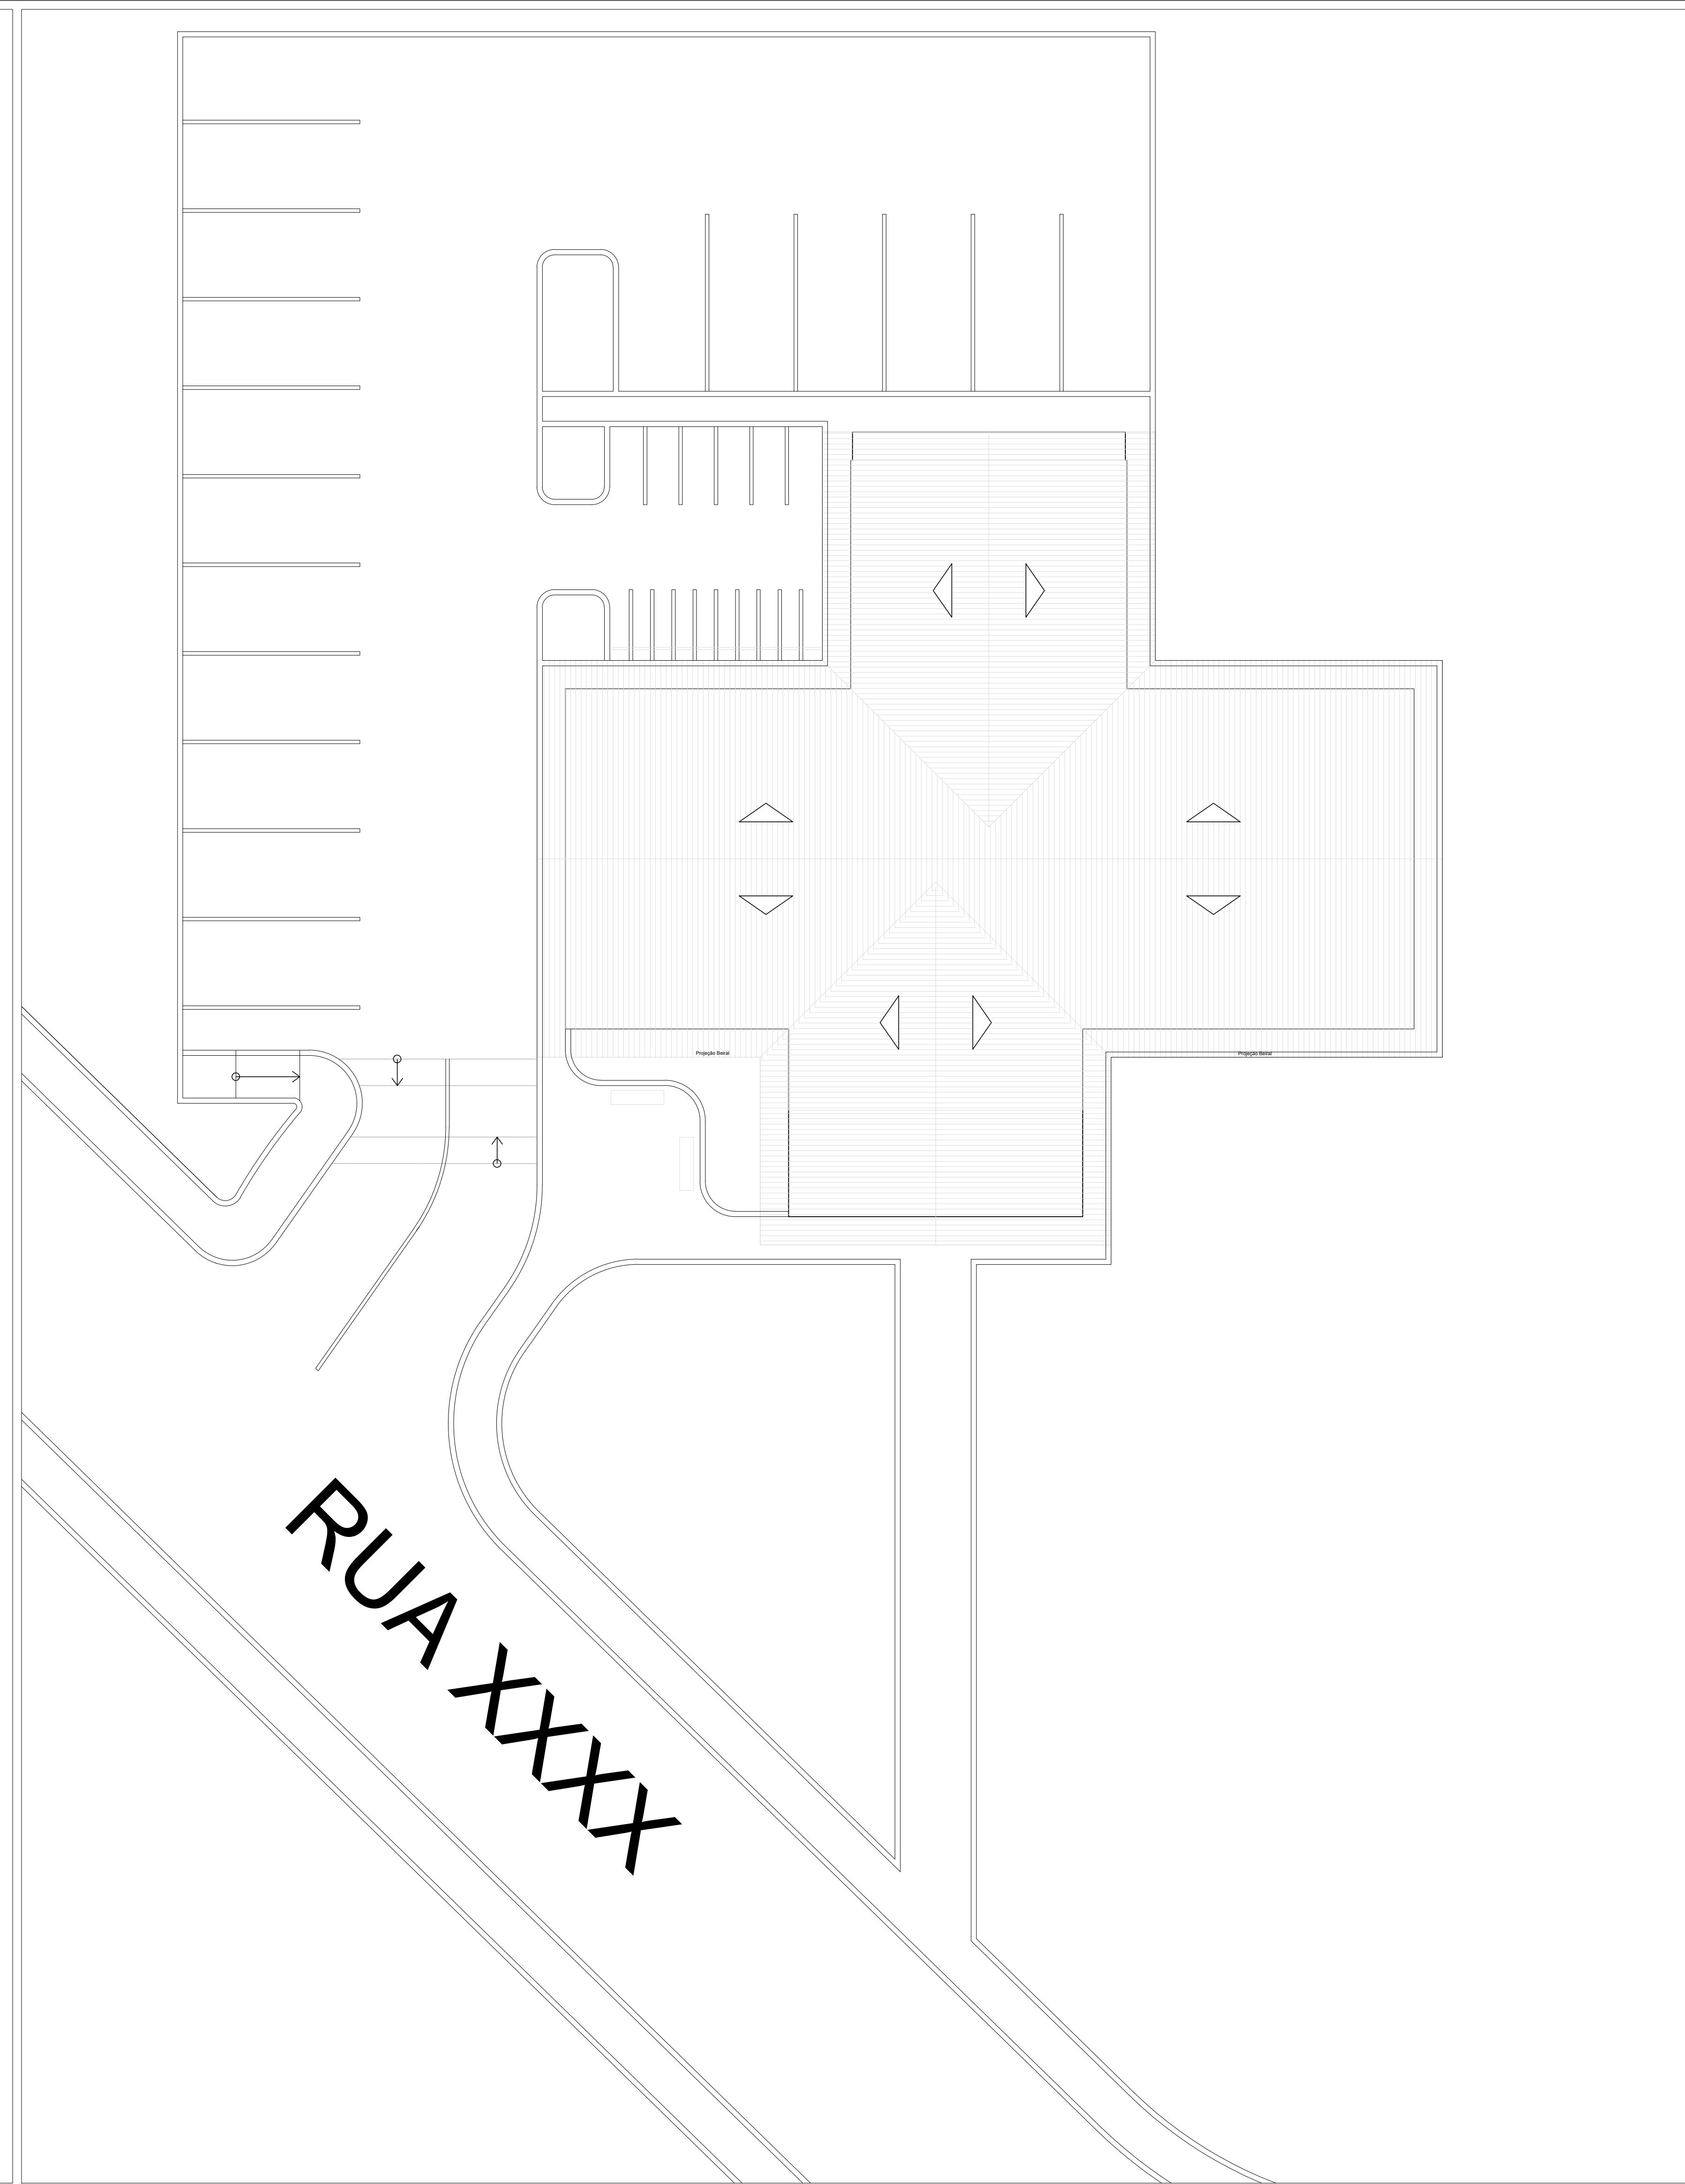

PLANTA DE SITUAÇÃO
Escala 1:100

LEGENDA	
	Extintor PDS 2-A-20-BC
	Sinalização de Abandono de Local com Placa Luminosa
	Sinalização de Abandono de Local com Placa Fotoluminescente
	Sinalização de Abandono de Local com Placa Luminosa c/ seta
	Caminhamento de Rota de fuga
	Ponto de Iluminação de Emergência

NOTA SOBRE A UTILIZAÇÃO DA EDIFICAÇÃO

- A edificação se trata de um posto de saúde, portanto, com classificação hospitalar sem internação e sem restrição de mobilidade

NOTA SOBRE SISTEMA DE ILUMINAÇÃO DE EMERGÊNCIA E SINALIZAÇÃO DE ABANDONO DE LOCAL

- Possui circuito elétrico independente, podendo ser compartilhado SIE e SAL
- Não ofuscante
- Em caso de queda do fornecimento de energia elétrica da rede da edificação ou da rede pública, o SIE e a SAL opera com autonomia de pelo menos 1h por meio de blocos autônomos.
- O sistema de iluminação atende a pelos menos 3 lux no local mais desfavorável na rota de fuga

NOTA SOBRE INSTALAÇÕES DE GÁS COMBUSTÍVEL

- A edificação não possui instalações de gás combustível
- O fogão a ser utilizado na copa da edificação é do tipo elétrico

REVISÕES			
#	DATA	DESCRIÇÃO	ASSINATURA
01	20/12/2019	EMISSÃO FINAL	FABO

		GAP engenharia e finanças GESTÃO E APLICADA EM PROJETOS DEPARTAMENTO DE PROJETOS DE ENGENHARIA	
<p align="center">PREVENTIVO</p>			
Local: BATEIAS DE BAIXO — CAMPO ALEGRE			
Obj: Posto de Saúde Bateias de Baixo			
Conteúdo: Planta Baixa, Planta de Situação e Notas			
Aprovado:		Resp. Técnico:	
Prof. Municipal de Campo Alegre		FABO TRIZER	
Projeto:		Data: 20/12/2019	
Escala:		Folha: 01	