


PLANTA BAIXA DA QUADRA

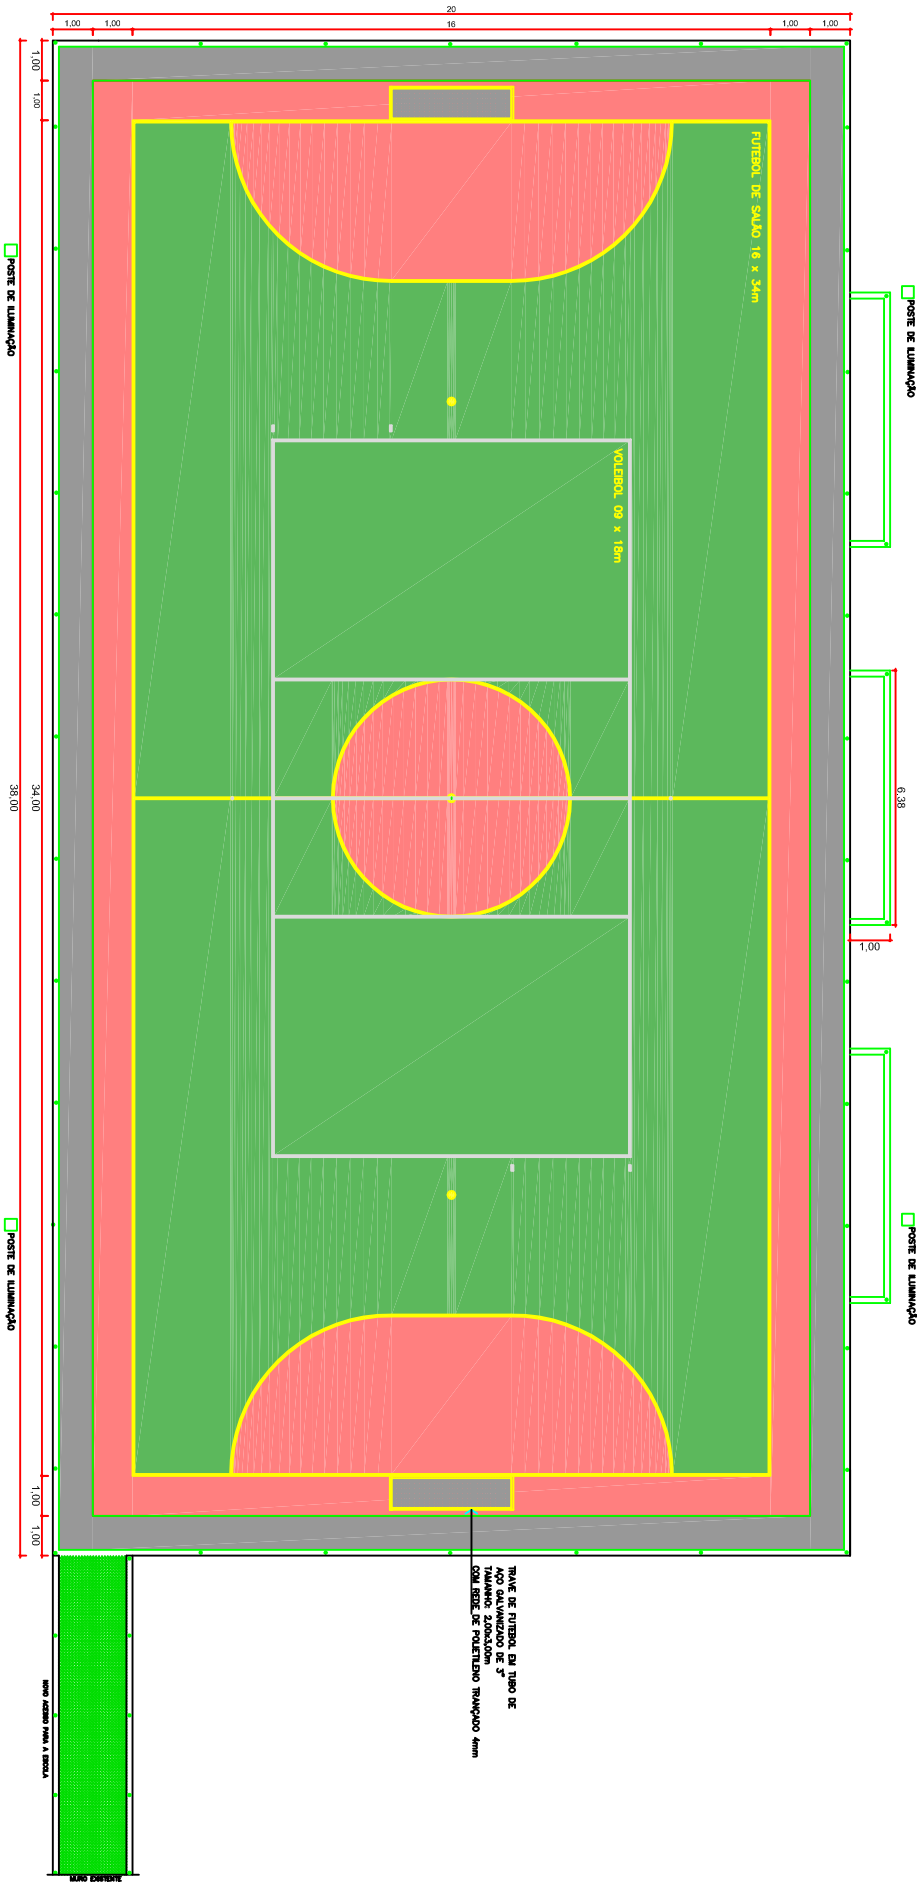

TRAVE DE FIBRA, EM TUBO DE
 AÇO GALVANIZADO DE 3"
 COM REDE DE POLIÉSTER TRAMPOLIM 4mm

MURO DE CIMENTO

PROFESSOR(A)
SECRETARIA MUNICIPAL DE PLANEJAMENTO, TRANSPORTE E OBRAS
 SERVIÇO DE PLANEJAMENTO URBANÍSTICO E HABITAÇÃO

Projeto:
BRUNO SEEFELD
 Engenheiro Civil

Gestor(a)
RUBENS BLASZKOWSKI
 Prefeito Municipal de Campo Alegre

Desenho:
Bianca Ramos



PREFEITURA MUNICIPAL DE CAMPO ALEGRE - SC

Título:
QUADRA ESPORTIVA NA COMUNIDADE BELA VISTA

Fase:
AP

Data:
04/02/2020

Escala:
1/100

Folha:
01

Total:
03