



09	10
08	11
07	12
06	13
05	14
04	15
03	16
02	17
01	18

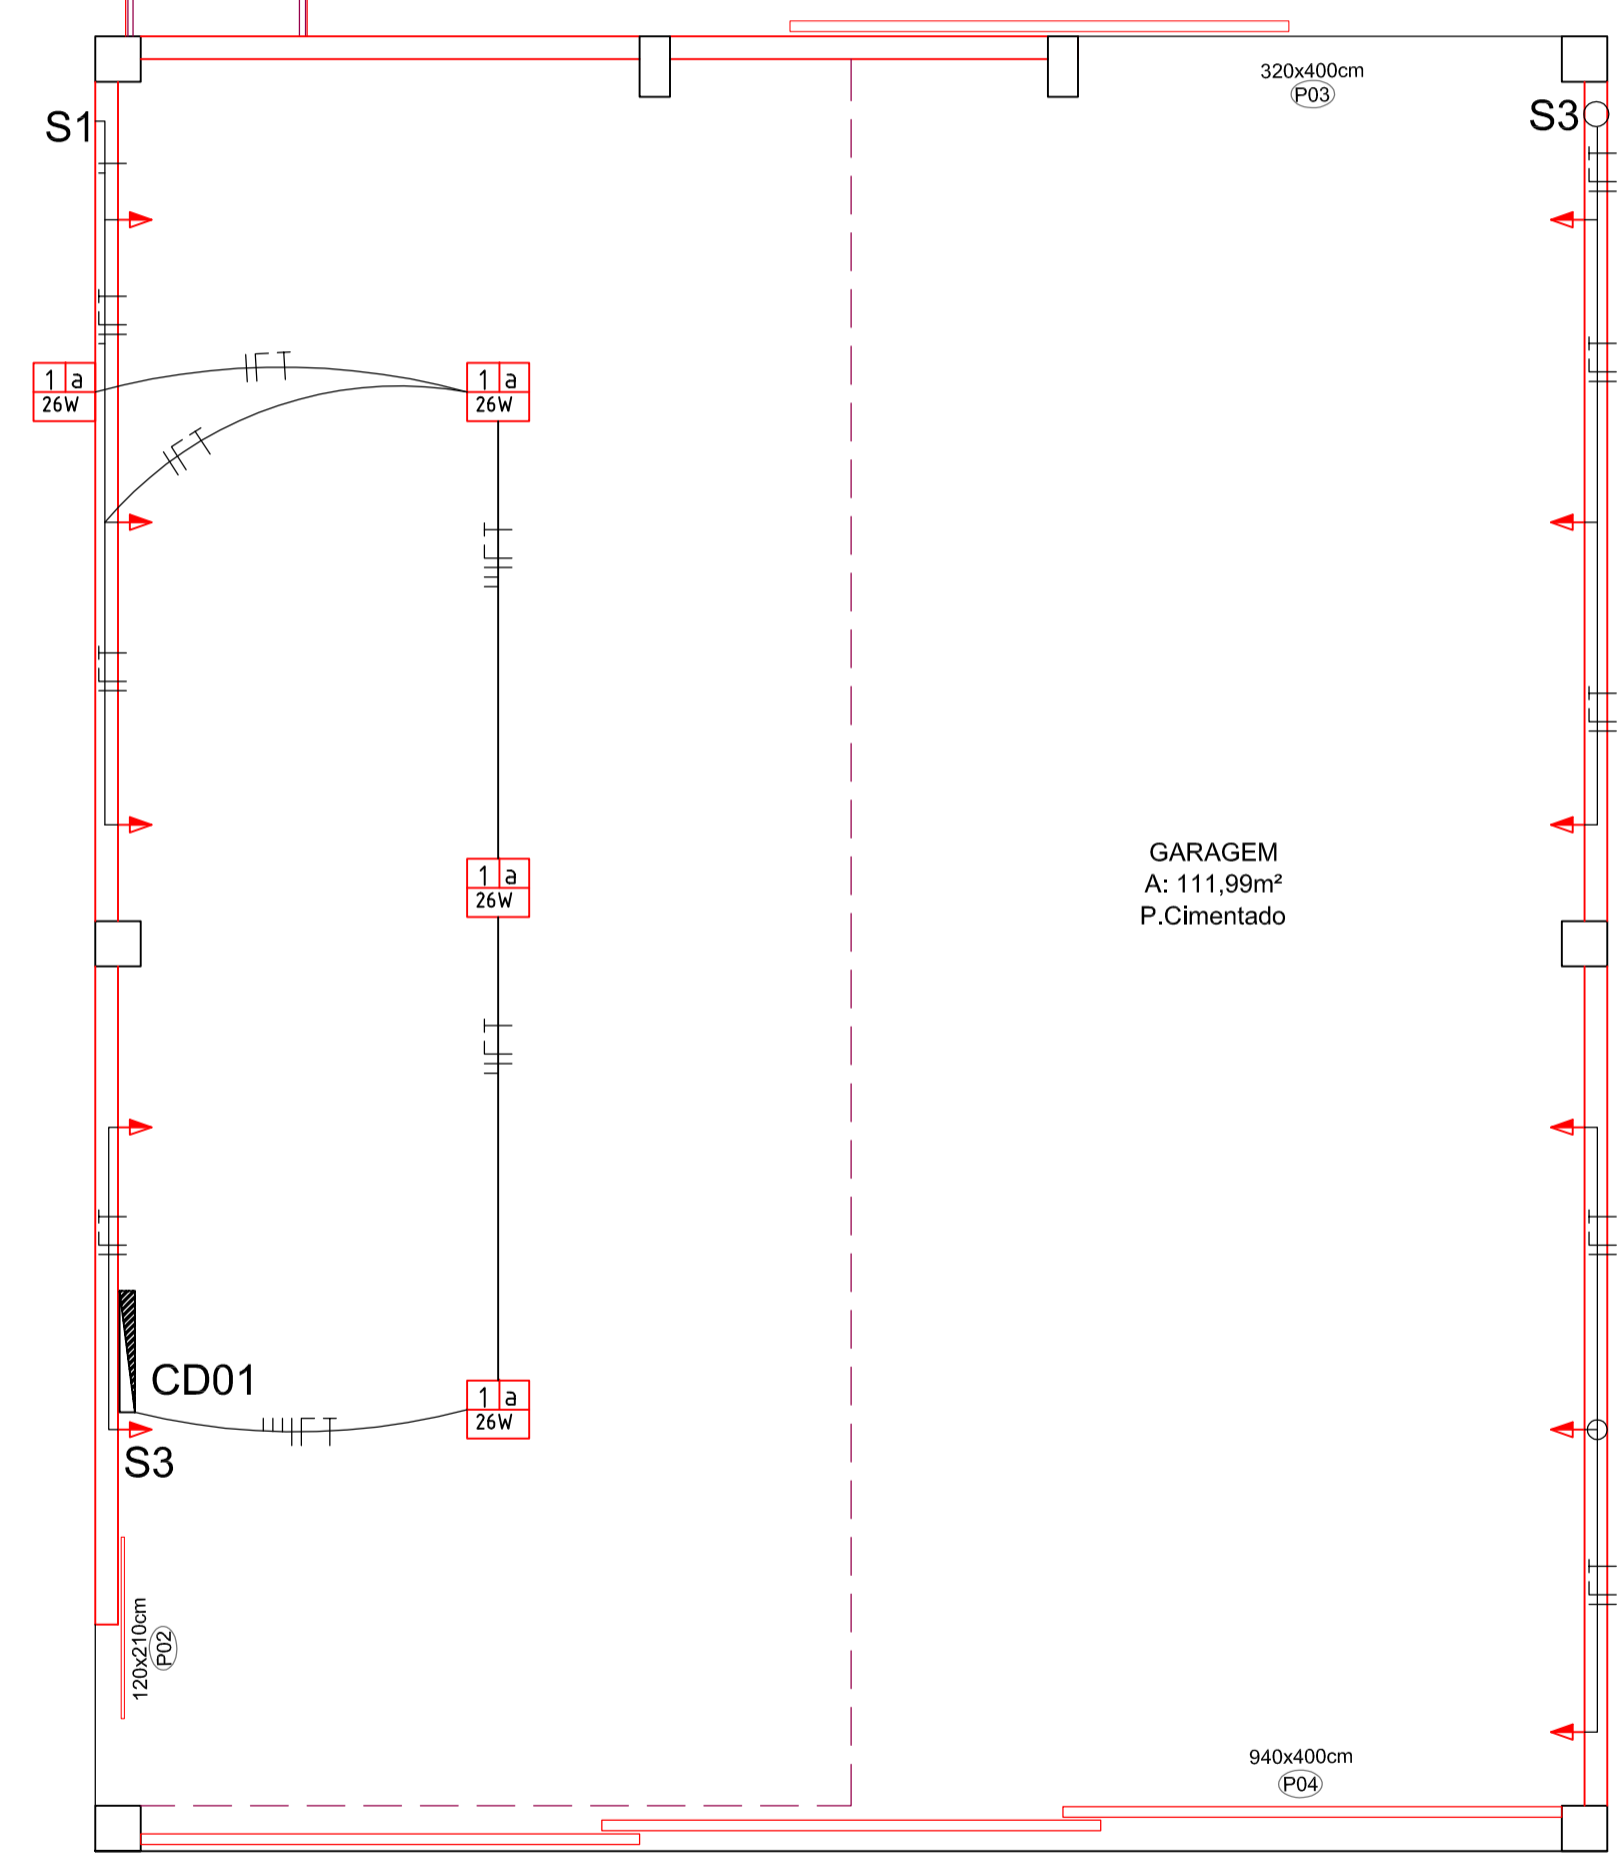


PLANTA BAIXA - PAV. TÉRREO
 Áreas:
 Reforma:..... 120,00m²
 Ampliação:..... 7,39m²
 Escala: 1:50

09	10
08	11
07	12
06	13
05	14
04	15
03	16
02	17
01	18

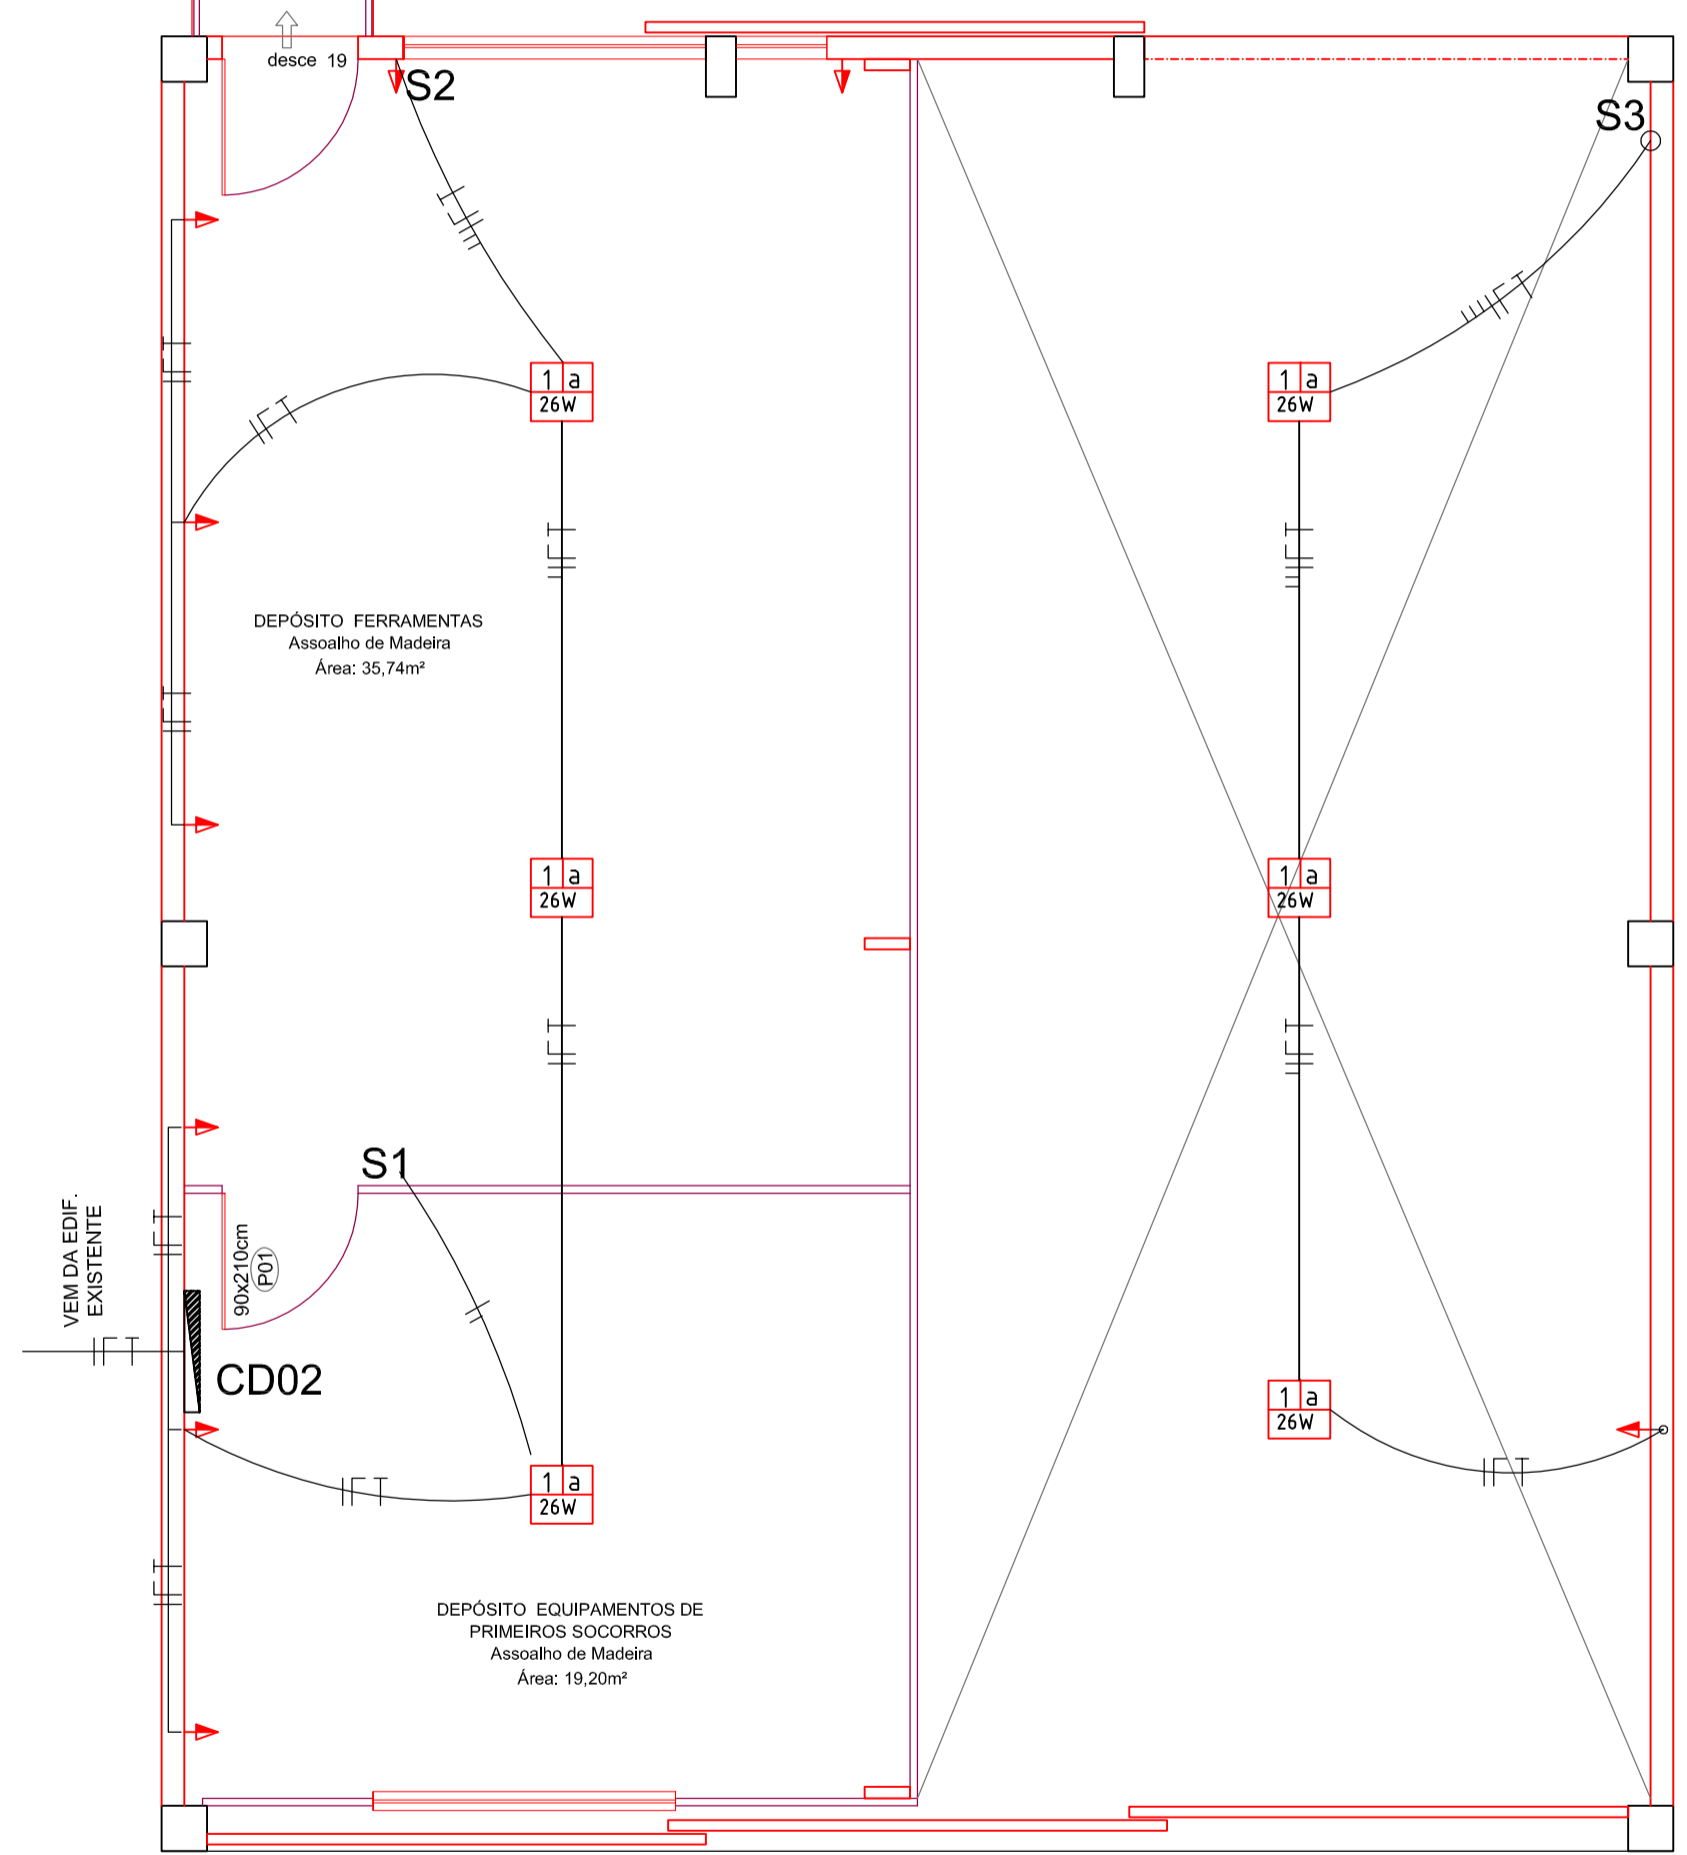

PLANTA BAIXA
PAV. SUPERIOR - AMPLIAÇÃO
 Área: 60,00m²
 Escala: 1:50

OBSERVAÇÃO
 DO QUADRO DE MEDIÇÃO ATÉ A DISTRIBUIÇÃO ± 10mm²
 TOMADAS ± 2,5mm² DISJ 20A
 LAMPADAS ± 1,5mm² DISJ 10A
 TODAS AS TOMADAS COM ATERRAMENTO
 TOMADAS E LAMPADAS LINHAS INDEPENDENTES
 TOMADAS # 2,50mm²
 LINHA MESTRA # 6,00mm² DISJ-37A
 LAMPADAS # 1,50mm²
 Mínimo dois circuitos
 LAMPADAS TIPO "PL"

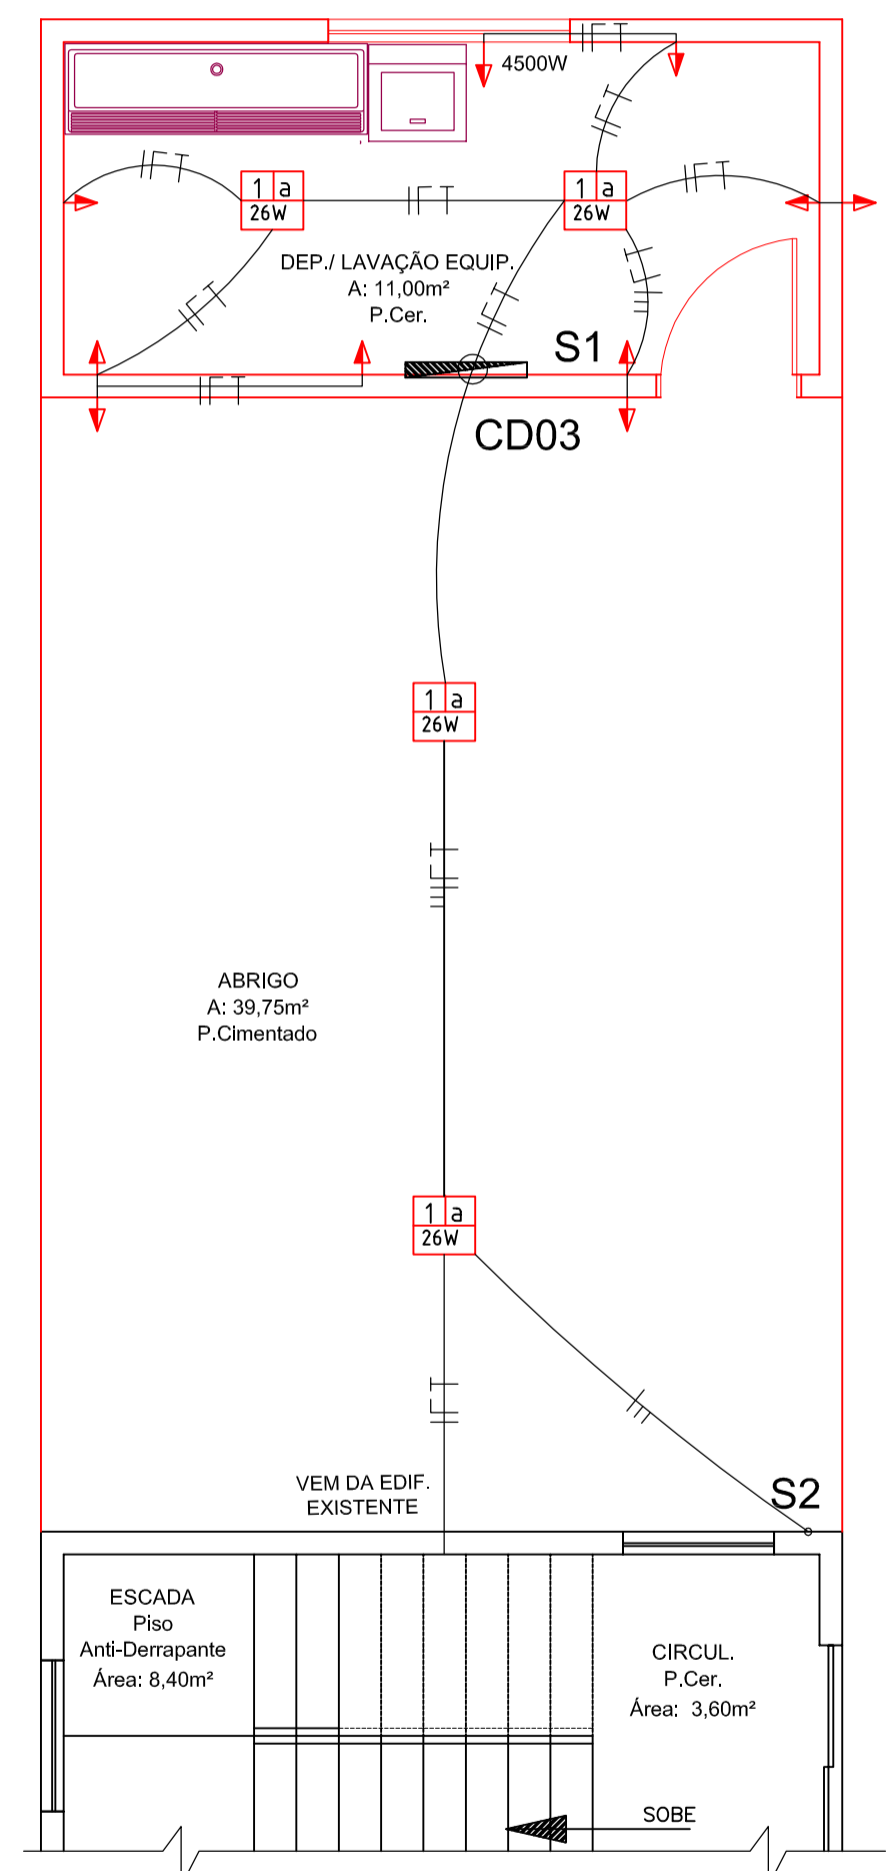


PLANTA BAIXA - PAV. TÉRREO
 Área:
 Ampliação:..... 53,00m²
 Escala: 1:50

LEGENDA	
SIMBOLOGIA	DESCRIÇÃO
	CONDUTORES - RETORNO, FASE, NEUTRO E TERRA
	LAMPADA INCANDESCENTE NO TETO
	ARANDELA EMBUTIDA NA PAREDE 60w (FLORESCENTE)H= 1,70 m
	LAMPADA FLUORESCENTE EMBUTIDA NO TETO
	TOMADA BAIXA H = 30cm do piso
	TOMADA MÉDIA H = 1.10cm do piso.
	INTERRUPTOR DE UMA TECLA - h= 1,10m
	INTERRUPTOR DE DUAS TECLAS - h= 1,10
	INTERRUPTOR DE TRES TECLAS - h= 1,10 m
	CAIXA DE DISJUNTORES
	PONTO DE SUBIDA DE ELETRODUTO PVC RIG. ANTI CHAMA.
	ELETRODUTO FLEXÍVEL PVC ANTI CHAMA

PREFEITURA MUNICIPAL DE CAMPO ALEGRE - SC

CARIMBOS

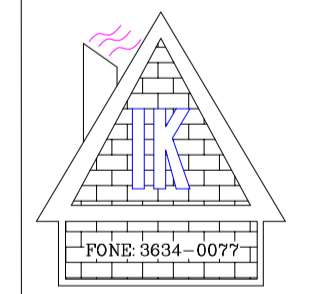

ENGENHARIA DE PROJETOS
 ENG. IRINEU CARLOS KOCH CREA 32906-3 SC
 RUA JACOB KOCH 45
 BAIRRO PROGRESSO
 e-mail: ikengenharia@yahoo.com.br
 SÃO BENTO DO SUL - SC
 CEP: 89281-120

RESP. TÉCNICO	PROPRIETÁRIO
IRINEU CARLOS KOCH ENG. CIVIL CREA -032.906-3-SC	1.º GRUPO DE BOMBEIROS MILITAR CNPJ nº. 83.102.749/0001-77

OBRA: EDIFICAÇÃO EM ALVENARIA - SEDE CORPO DE BOMBEIROS - AMPLIAÇÃO
LOCAL: RUA BENJAMIN CONSTANT 444 BAIRRO CENTRO CEP 89294-000

DESCRIÇÃO: PLANTA BAIXA DO TÉRREO, SUPERIOR E LEGENDA.

PROJETO: PROJETO ELÉTRICO	PROJETO	M T C S K	PRANCHA	DE		
	DESENHO				01	01
	DATA					
ESCALA	INDICADAS					