




DETALHE 1  
CORTE TRANSVERSAL ESQUEMÁTICO - DRENAGEM  
ESCALA 1:125

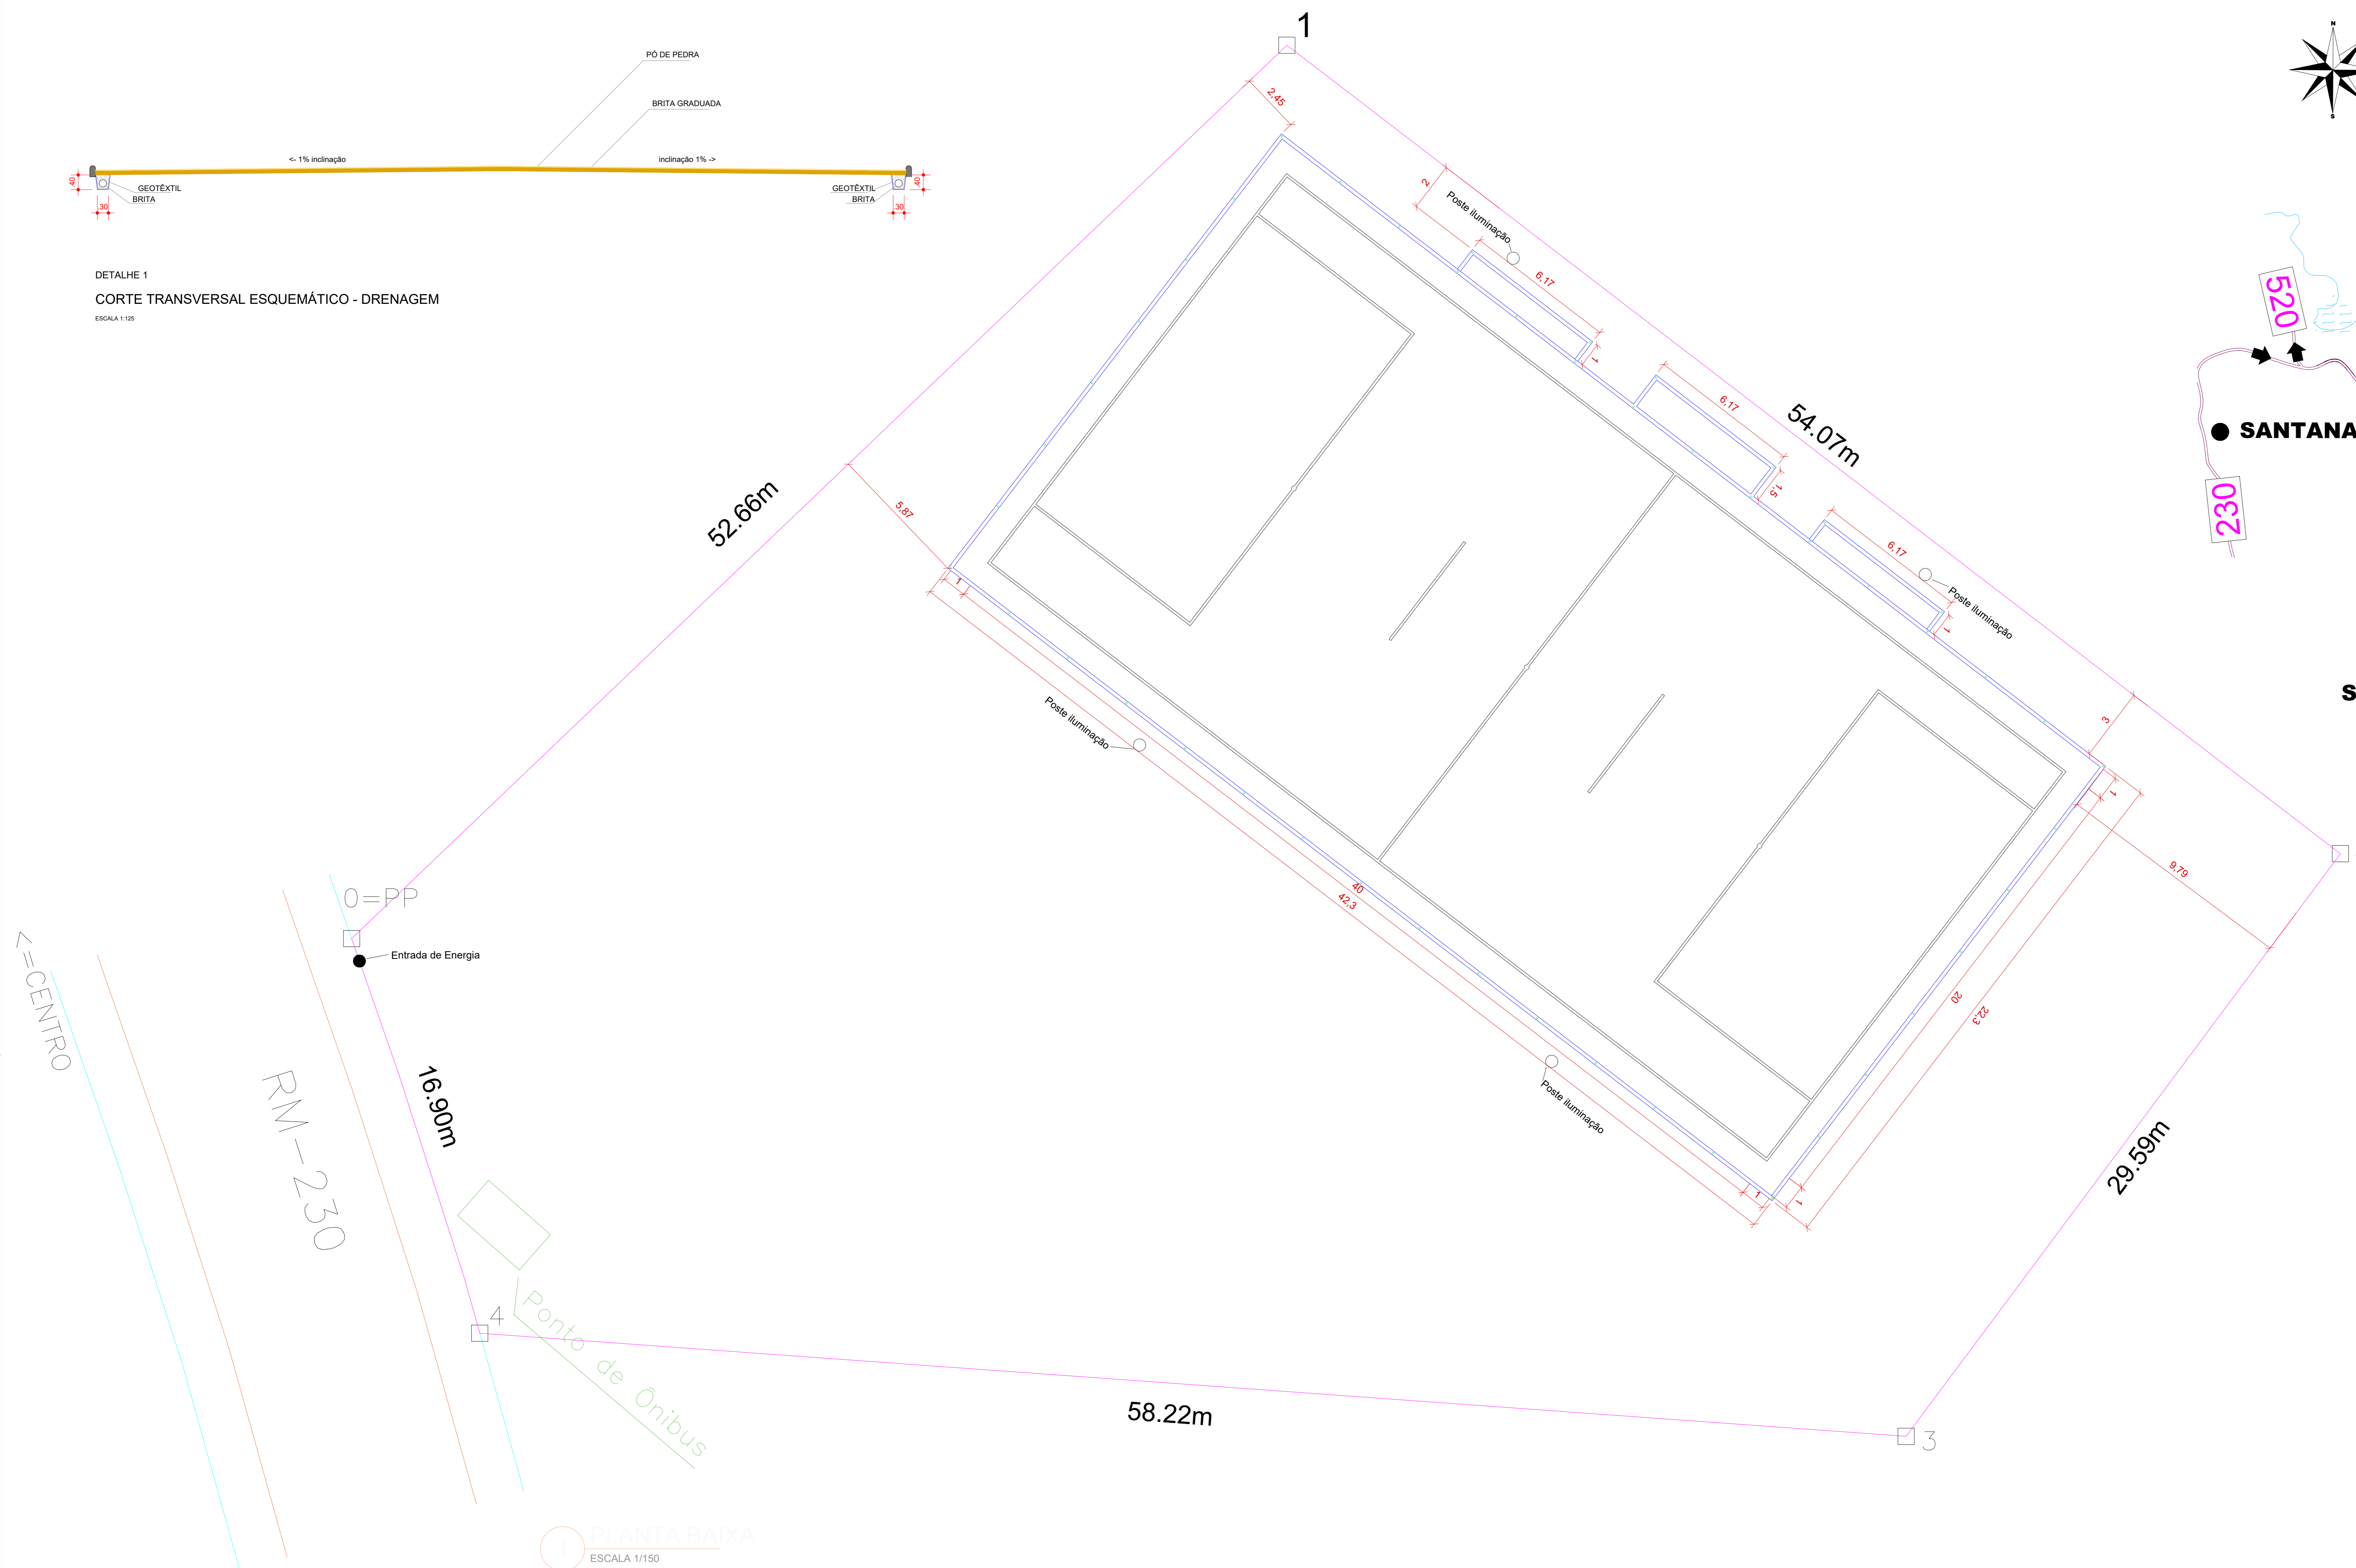


PLANTA BAIXA  
ESCALA 1:150

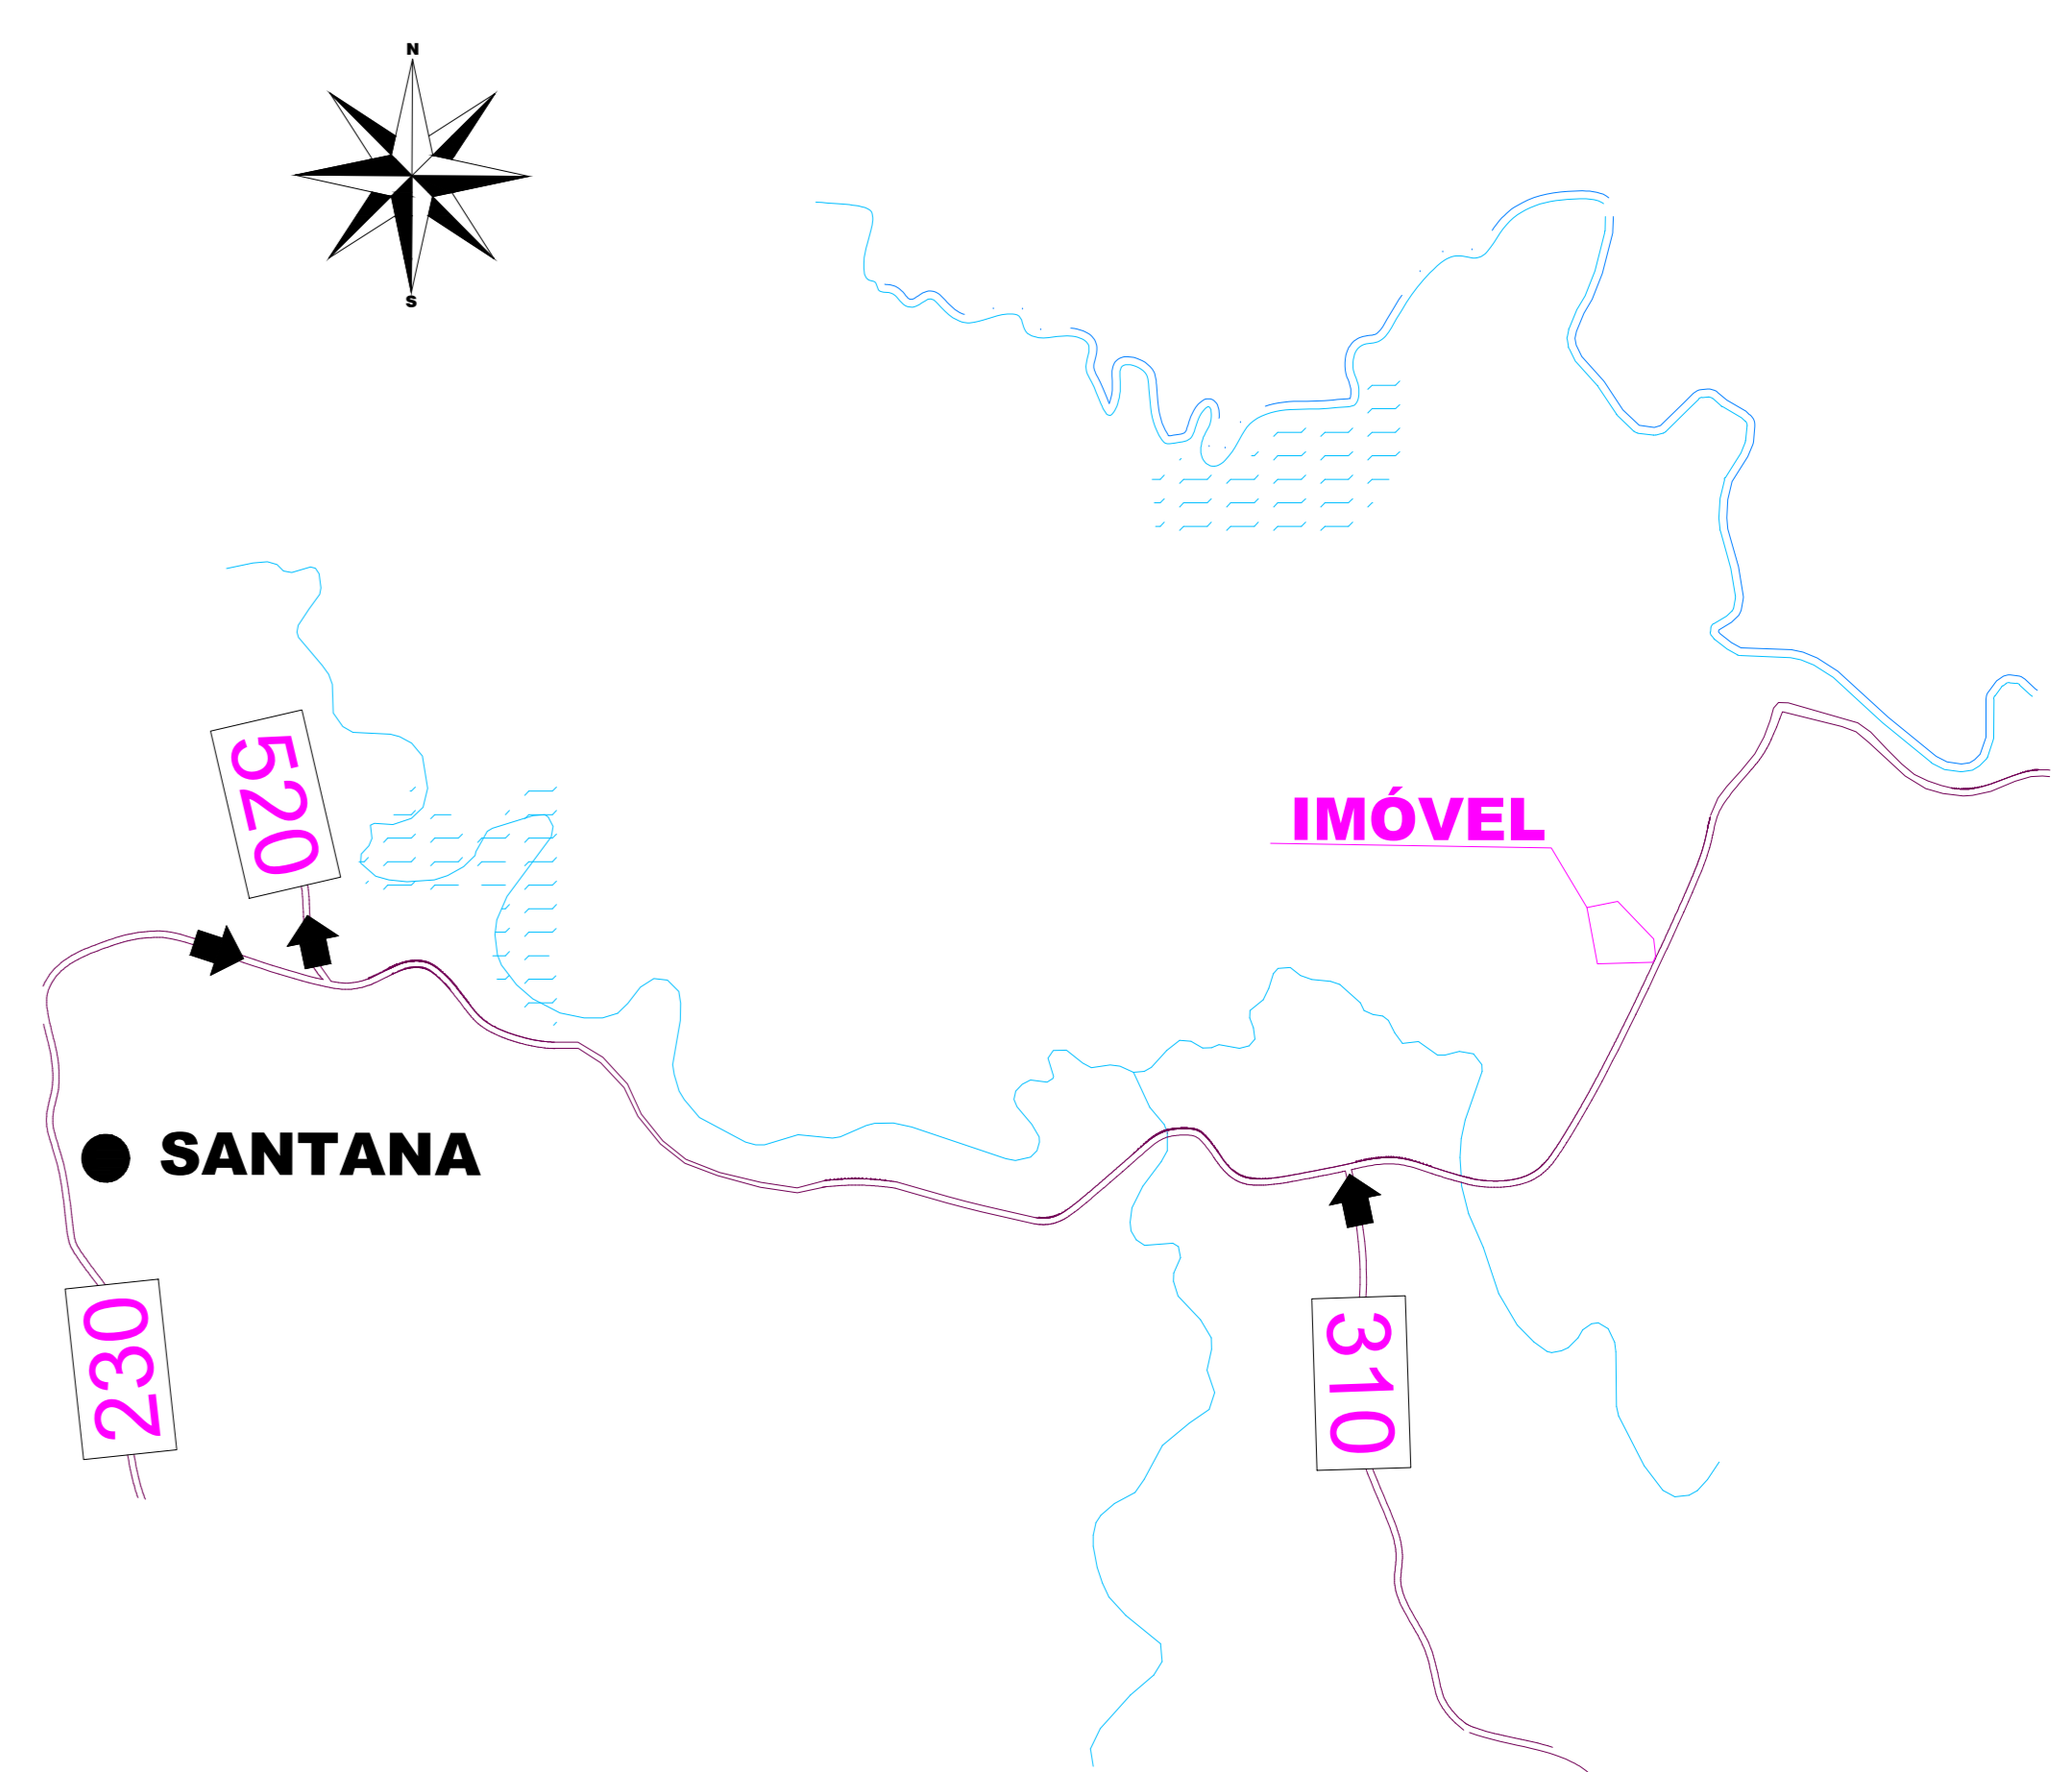

SEM ESCALA

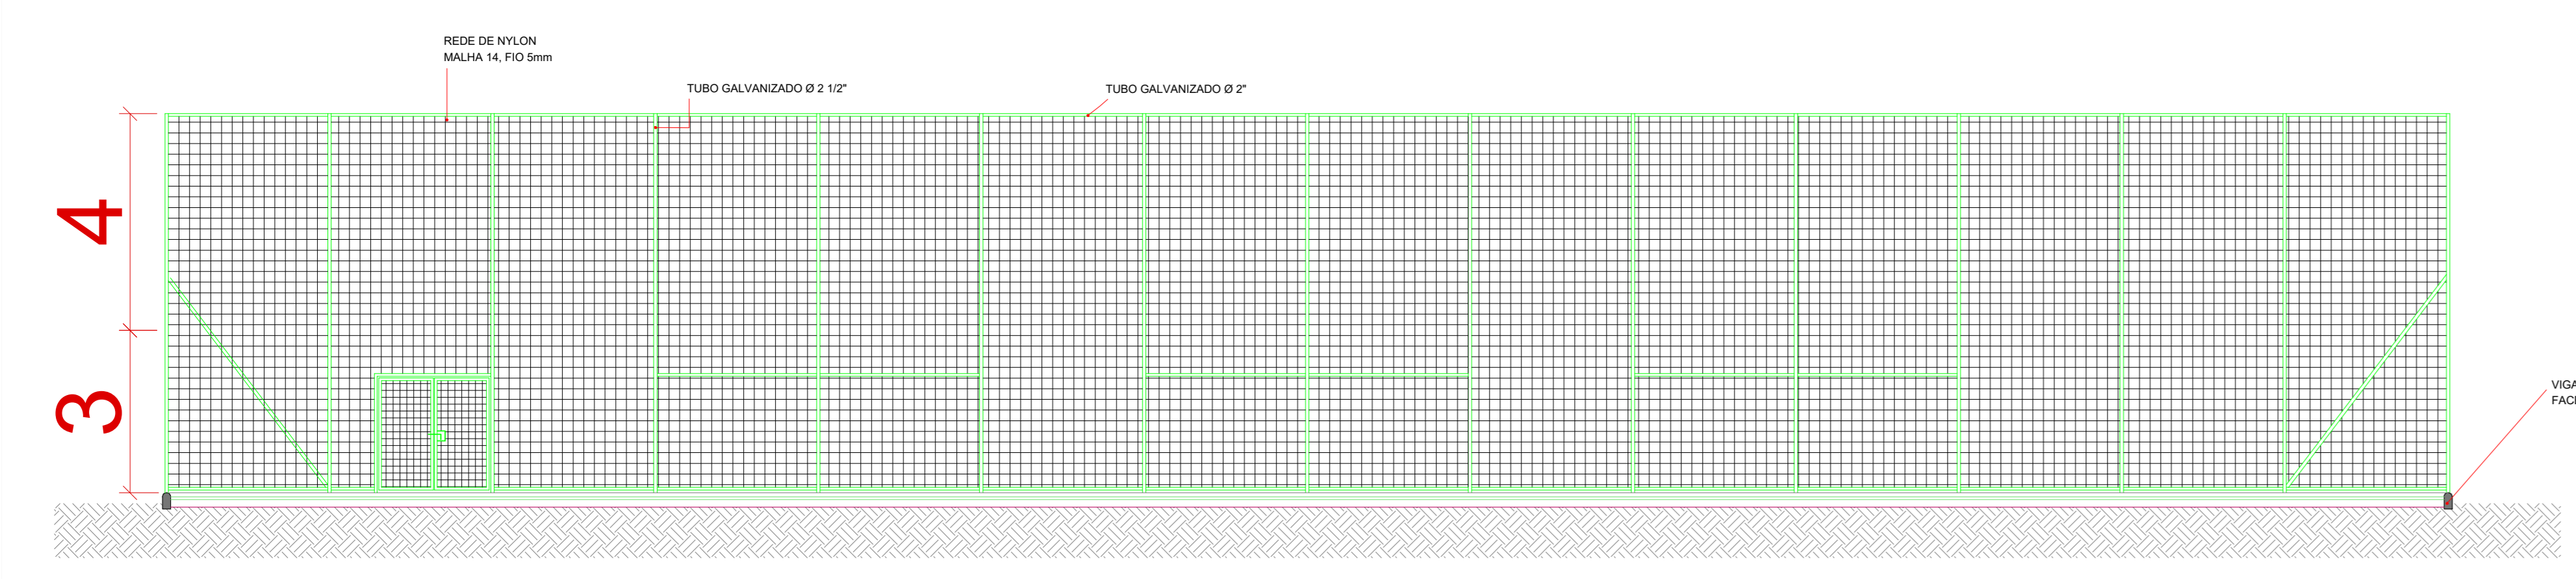

CORTE LONGITUDINAL  
ESCALA 1:125

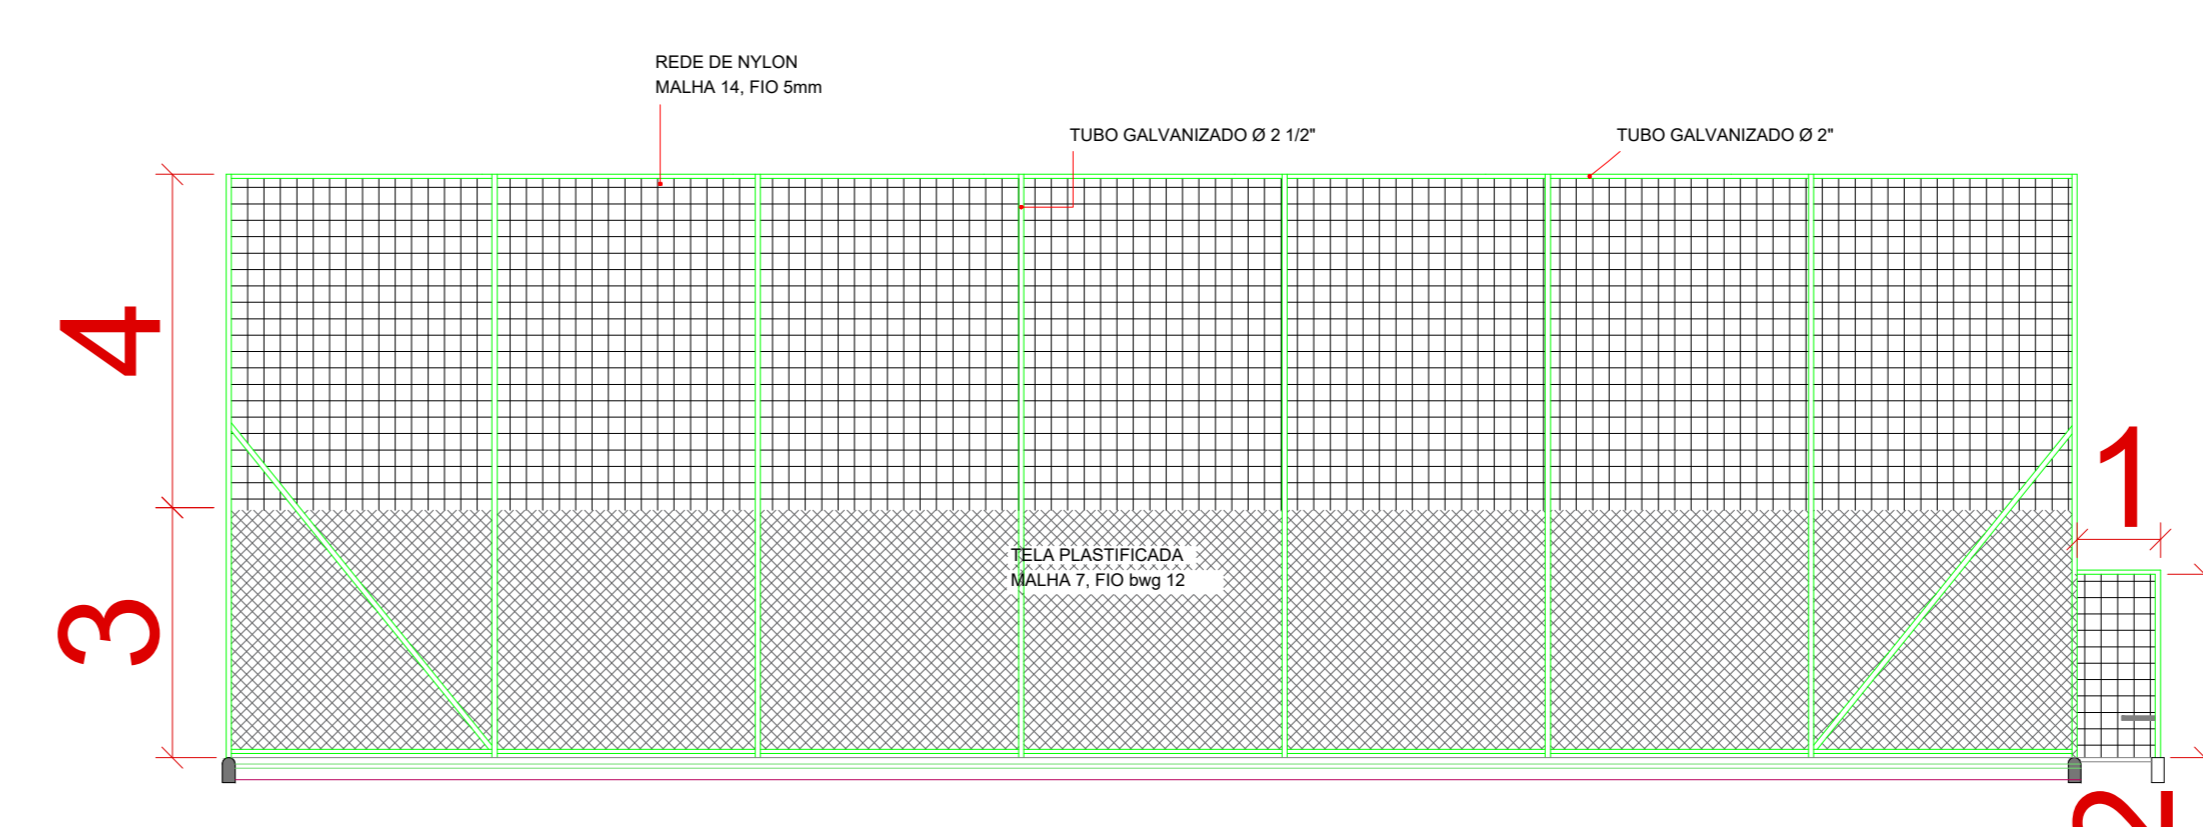

CORTE TRANSVERSAL  
ESCALA 1:125

A	EMISSÃO INICIAL		00/00/0000
EMIS.	DESCRIÇÃO	REVISADO POR	RESP. TÉCNICO DATA
<b>PREFEITURA MUNICIPAL DE CAMPO ALEGRE - SC</b>			
responsável:		SECRETARIA MUNICIPAL DE PLANEJAMENTO TRANSPORTE E OBRAS	
solícitante:		SECRETARIA MUNICIPAL DE CULTURA, TURISMO, ESPORTE E LAZER	
título:	QUADRA ESPORTIVA EM GRAMA SINTÉTICA	prancha:	01
planta:	PLANTA BAIXA, CORTES E SITUAÇÃO	data:	12/2021
local:	RM 230 - SANTANA	escala:	INDICADA
projeto:	BRUNO SEEFELD Engenheiro Civil CREA-SC 114.853-4	prefeito:	ALICE BAYERL GROSSKOPF Prefeita Municipal de Campo Alegre Gestão: 2021 - 2024
equipe:			